

Warszawa, 24/05/2022

Wojciech Wyszomirski  
Zespół ds. Uzgodnień Branżowych  
i Dokumentacji Technicznej Sieci  
e-mail: [wojciech.wyszomirski@netia.pl](mailto:wojciech.wyszomirski@netia.pl)  
tel. + 48 22 3522758

**PEC Sp. z o.o.**  
ul. Pokoju 26  
201-500 Biała Podlaska  
**Biuro projektowe AMIGA**  
**Andrzej Migasiuk**  
ul. Goworowska 3/24  
03-353 Warszawa

Nr ref.: LBPSz-508-0559/22

**Dotyczy: Uzgodnienie branżowe projektowanej sieci ciepłowniczej na działkach na terenie zamkniętym ozn. jako dz. nr 2940/32, 2940/44 z obrębem 0003 oraz na działce na terenie otwartym ozn. jako dz. nr 2940/44 z obrębem 0003**

W nawiązaniu do Państwa pisma z dnia 12.05.2022 r., dotyczącego uzgodnienia projektowanej sieci ciepłowniczej na działkach na terenie zamkniętym ozn. jako dz. nr 2940/32, 2940/44 z obrębem 0003 oraz na działce na terenie otwartym ozn. jako dz. nr 2940/44 z obrębem 0003, TK Telekom Sp. z o.o. informuje, że w ww. lokalizacji na załączonej mapie w obrębie projektowanych prac nie posiada światłowodowej infrastruktury teletechnicznej.

W związku z powyższym nie wnosimy uwag do planowanego zamierzenia i uzgadniamy projekt bez uwag.

Powyższe uzgodnienie dotyczy wyłącznie branży telekomunikacyjnej należącej do Spółki TK Telekom. Ważność uzgodnienia wygasa z upływem dwóch lat od chwili jego wydania, jeśli w tym okresie nie zostanie rozpoczęta realizacja zadania.

Z poważaniem

Wojciech Wyszomirski  
Specjalista  
ds. Dokumentacji Technicznej

TK Telekom spółka z o.o.  
ul. Kijowska 10/12A, 03-743 Warszawa  
NIP: 526-25-48-753, Regon 017322058  
KRS: 0000024788




TK Telekom spółka z o.o.  
 ul. Kijowska 10/12A, 03-743 Warszawa  
 NIP: 520-25-48-753, Regon 017322058  
 KRS: 000024788

**Miszomirski**  
 Biuro  
 Usług Dokumentacji Technicznej

**UZGODNIONO**

Dnia 24.05.2024 r.

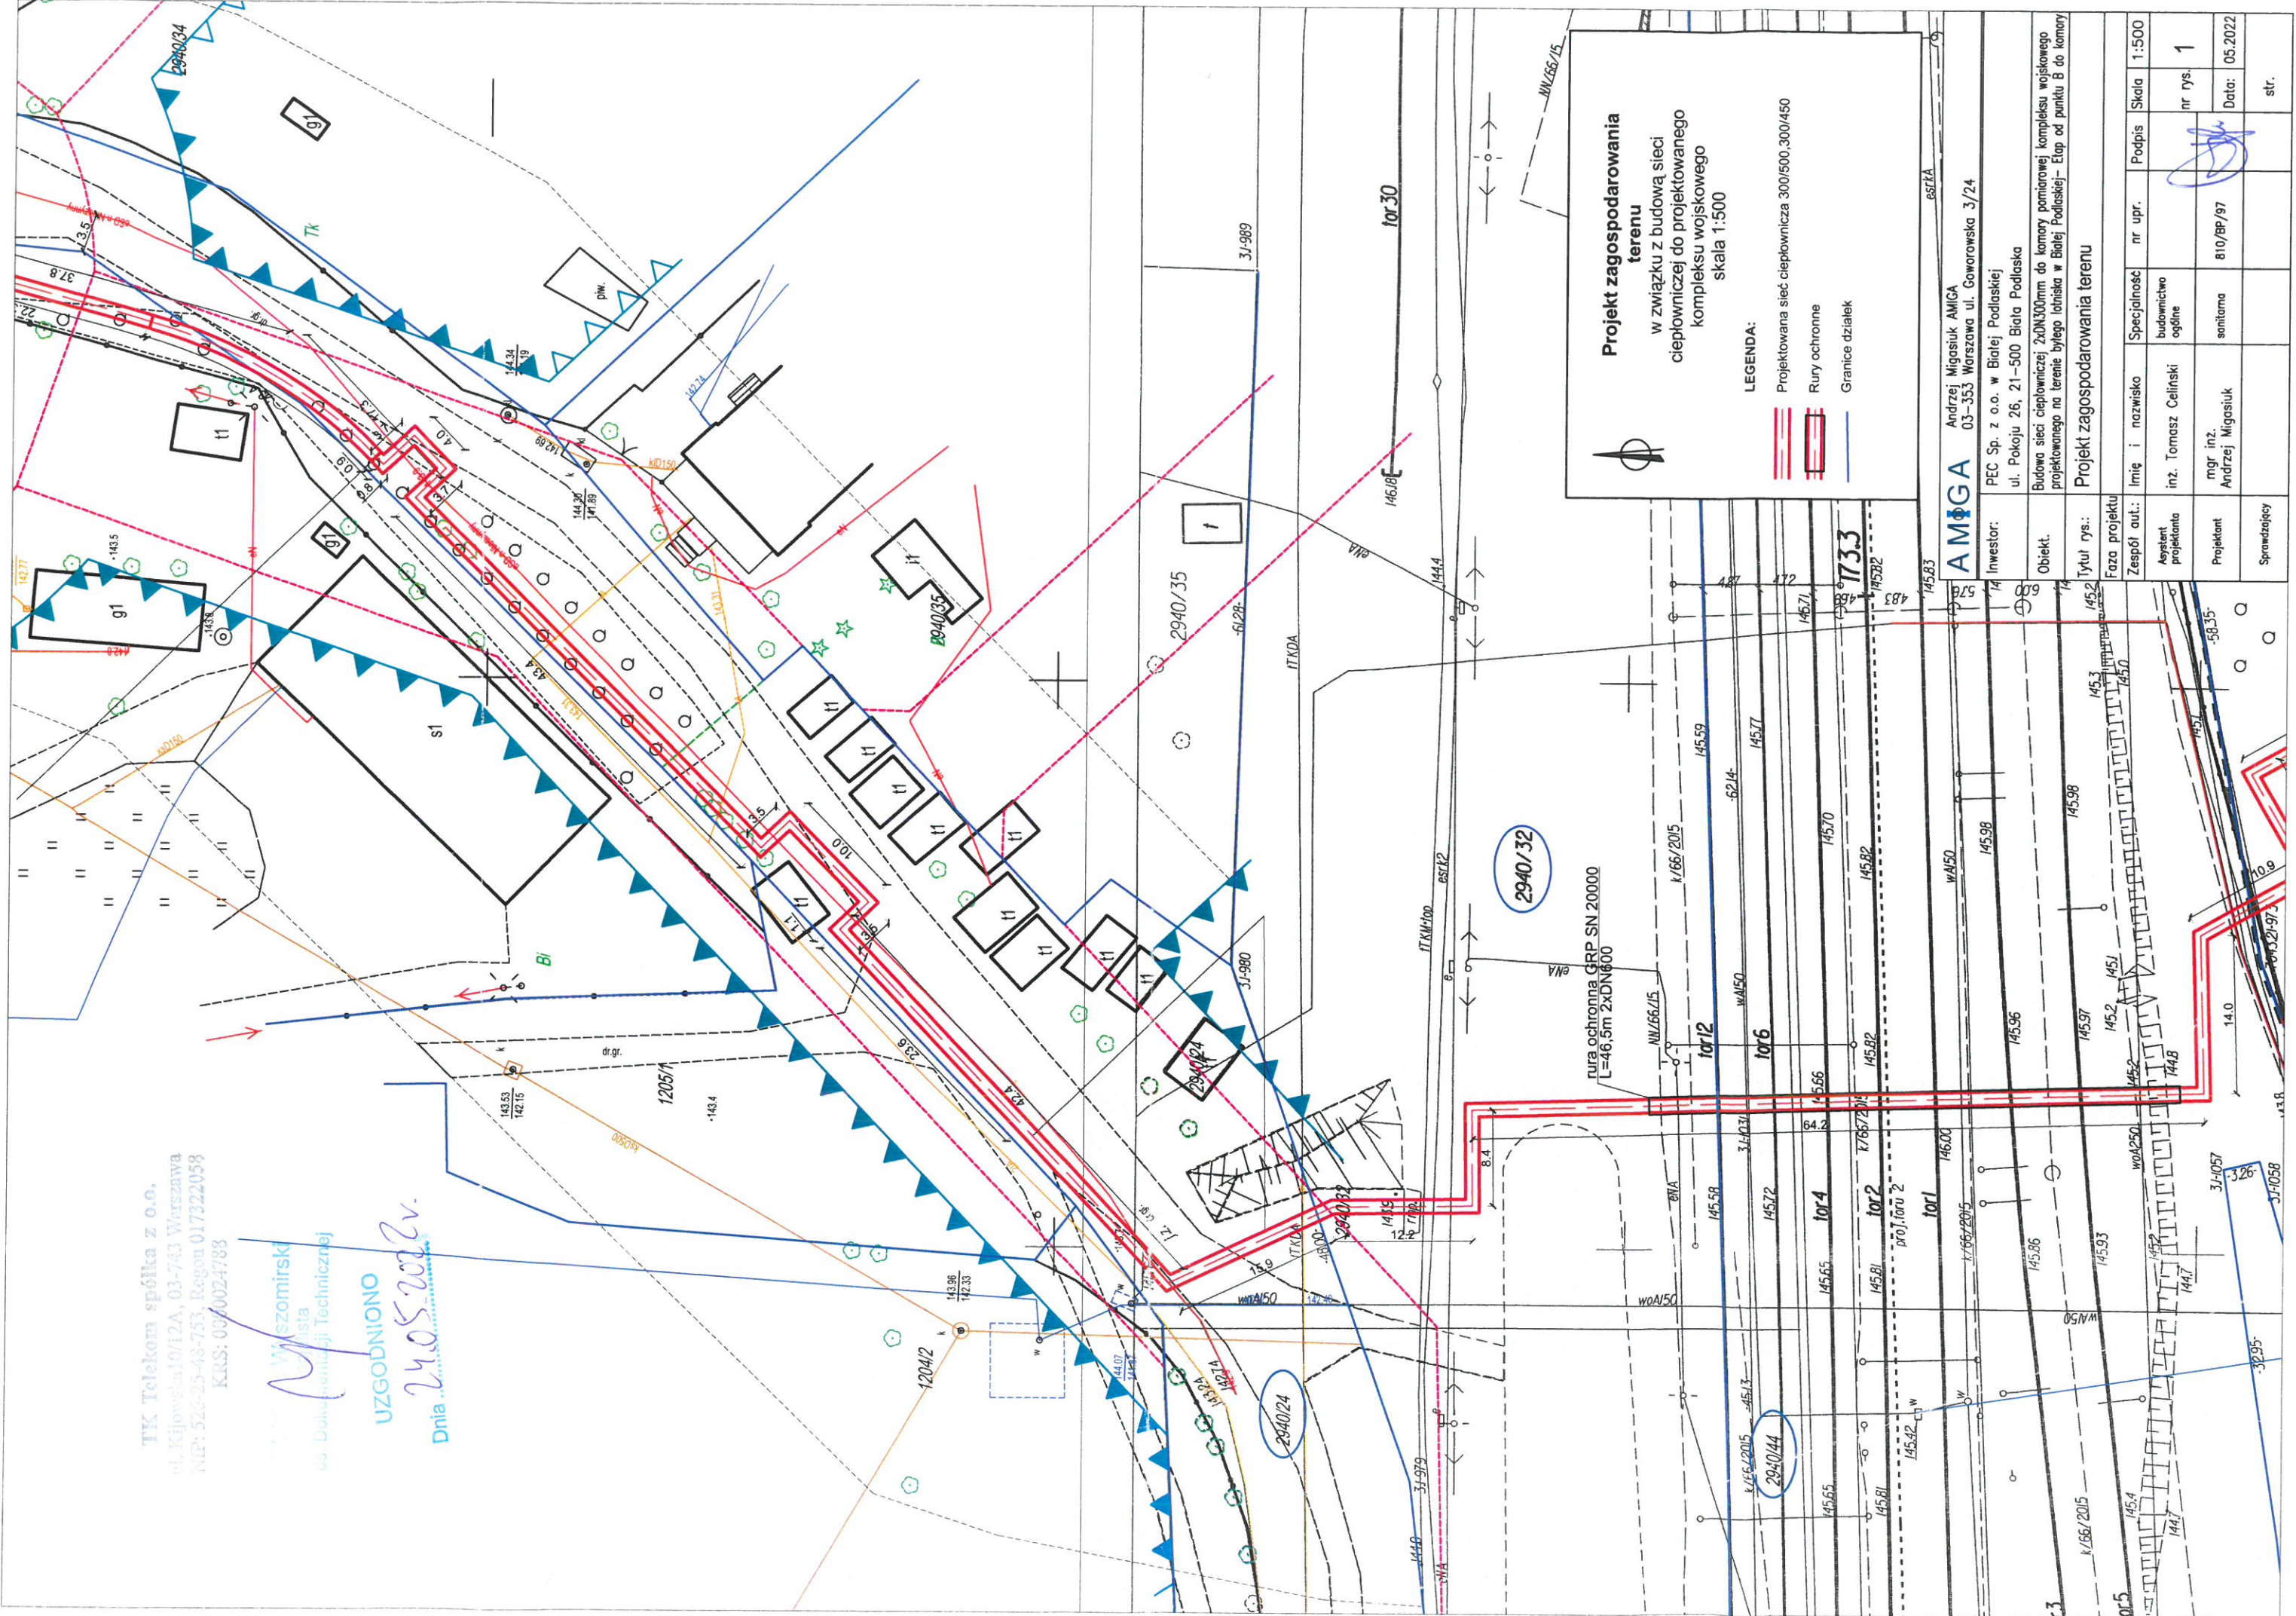

**Projekt zagospodarowania terenu**  
 w związku z budową sieci ciepłowniczej do projektowanego kompleksu wojskowego  
 skala 1:500

**LEGENDA:**  
 Projektowana sieć ciepłownicza 300/500,300/450  
 Runy ochronne  
 Granice działek

<b>AMIGA</b> Andrzej Migasiuk AMIGA 03-353 Warszawa ul. Goworowska 3/24		nr upr.	Podpis	Skala	1:500
Investor:	PEC Sp. z o.o. w Białej Podlaskiej ul. Pokoju 26, 21-500 Biała Podlaska	Specjalność			
Obiekt:	Budowa sieci ciepłowniczej 2xDN300mm do kamory pomiarowej kompleksu wojskowego projektowanego na terenie byłego lasiska w Białej Podlaskiej - Etap od punktu B do kamory	budownicwo ogólnie			
Tytuł rys.:	Projekt zagospodarowania terenu	inż. i nazwisko			
Faza projektu		inż. Tomasz Celinski			
Zespół aut.:		mgr. inż. Andrzej Migasiuk	810/BP/97	nr rys.	1
Projektant		Sprawujący		Data:	05.2022
					str.