



GRUPA KAPITAŁOWA

**PKP ENERGETYKA**

OBŚLUGA

Warszawa, 26.05.2022r.  
OS1-Eos1-5501-309/2022

**Biuro Projektowe AMIGA**  
**Andrzej Migasiuk**  
**ul. Narutowicza 30 lok.3,**  
**21-500 Biała Podlaska**

PKP Energetyka Obsługa Sp. z o.o. Obszar Serwisowy Wschodni działając na podstawie Pełnomocnictw PKP Energetyka S.A. w odpowiedzi na pismo dotyczące uzgodnienia projektowanej sieci ciepłowniczej na działkach na terenie zamkniętym oznaczonych w ewidencji gruntów jako dz. nr: 2940/32, 2940/44 z obrębem 0003 raz na działce na terenie otwartym oznaczonym w ewidencji gruntów jako dz. 2940/24 z obrębem 0003, pozytywnie uzgadnia przesłany projekt zagospodarowania terenu bez uwag.

Niniejsze uzgodnienie jest ważne dwa lata od daty wydania.  
Uzgodnienie jest ważne z załącznikiem graficznym.

*Niniejsze uzgodnienie nie zwalnia jednostki projektowej od odpowiedzialności za sporządzony projekt i uzyskania wszelkich zgód formalno-prawnych niezbędnych do realizacji inwestycji przewidzianych w obowiązujących przepisach prawa.*

*Za wydanie opinii branżowej zostanie pobrana opłata zgodnie z obowiązującym cennikiem usług.*

ZASTĘPCA DYREKTORA OBSZARU



Piotr Martiszek

Sporządził: Robert Galecki tel. 573331015

GRUPA KAPITAŁOWA PKP ENERGETYKA

PKP Energetyka Obsługa Sp. z o.o.  
ul. Hoża 86 lok. 1  
00-682 Warszawa  
Obszar Serwisowy Wschodni  
ul. Sławińska 7/9  
01-218 Warszawa  
tel.: +48 22 39 19 343  
os1.eos1@pkpenergetyka.pl  
www.pkpenergetyka.pl

Sąd Rejonowy dla m. st. Warszawy  
XII Wydział Gospodarczy  
Krajowego Rejestru Sądowego  
numer KRS 0000610778  
  
NIP: 7010564340  
REGON: 364121434  
kapitał zakładowy: 2 000 000,00 zł  
(wpłacony w całości)

**PKP Energetyka Obsługa Sp. z o.o.**  
 ul. Hoża 86 lok. 1, 00-602 Warszawa  
**Obszar Serwisowy Wschodni**  
 ul. Ślawińska 7/9, 01-218 Warszawa  
 NIP: 701-056-43-40, REGON: 364121434  
 tel. 22 391 93 32

SPECJALISTA

Robert Galski

**UZGODNIONO**

Zgodnie z pismem nr OS1-EG-1-5501-30X12022  
 Z dnia 26.05.2022

**Projekt zagospodarowania terenu**  
 w związku z budową sieci ciepłowniczej do projektowanego kompleksu wojskowego  
 skala 1:500

**LEGENDA:**

- Projektowana sieć ciepłownicza 250/400(450)
- Rury ochronne
- Granice działek

**MAPA DO CELÓW PROJEKTOWYCH**

Jednostka ewidencyjna 066101\_1 Biała Podlaska  
 Obręb 0003 Biała Podlaska  
 miejscowość: Biała Podlaska  
 Skala: 1:500  
 Sekcja: 8.189.13.23.2.2; 8.189.13.23.2.4  
 Układ odniesienia płaski: 2000/24  
 Układ odniesienia wysokościowy: PL-EKRF2007-NH  
 mapa aktualna na dzień 10.01.2022r  
 służy do celów projektowych  
 wg oznaczenia linią ciągłą koloru zielonego  
 Obciążenie służebności nie badano  
 Oznaczenia kancelaryjne:  
 GD.6640.5.2022

**BIURO GEODEZYJNE GEOPOL**  
 Wojciech Sztycha

Wykonat:  
 Biała Podlaska 10.01.2022r.

Podpisuję, że niniejszy dokument został opracowany w wyniku prac geodezyjnych i kartograficznych, których rezultaty zostały oparte na technicznych założeniach iwerifikowane. Jednocześnie informuję, że jestem świadomy odpowiedzialności karniej za złamanie zastrzeżenia przewidzianego w art. 267 § 1 k.p.k. w sprawie fałszerstwa stwierdzenia, sfałszowanego wyłączenia oraz geodezyjnych.

GD.6640.5.2022

Organ służby geodezyjnej, której należy zgłaszać pracę:

Prezydent Miasta Biała Podlaska  
 Biuro Geodezyjne GEOPOL  
 Wojciech Sztycha

Wykonawca prac:

dn: 10.01.2022r.  
 GD.6640.5.2022.1

Proszę i oświadczam, że nie sprawowałem osobistych kierownictwa prac:


<b>AMIGA</b> Andrzej Migasiuk AMIGA 03-353 Warszawa ul. Goworowska 3/24	
Investor:	PEC Sp. z o.o. w Białej Podlaskiej ul. Pokoju 26, 21-500 Biała Podlaska
Obiekt:	Budowa sieci ciepłowniczej 2xDN300mm do komory pomiarowej kompleksu wojskowego projektowanego na terenie byłego lotniska w Białej Podlaskiej- Etap od punktu B do komory
Tytuł rys.:	Projekt zagospodarowania terenu
Faza projektu:	
Zespół aut.:	Imię i nazwisko   Specjalność   nr upr.   Podpis   Skala   1:500
Asystent projektanta	inż. Tomasz Celiński   budownictwo ogólne       nr rys.   1
Projektant	mgr inż. Andrzej Migasiuk   sanitarna   810/BP/97     Data:   09.2022
Sprawdzający	str.

**PKP Energetyka Osiągnięta Sp. z o.o.**  
 ul. Hoża 86 lok. 1, 00-682 Warszawa  
 Obszar Serwisowy Wschodni  
 ul. Sławomska 7/9, 01-218 Warszawa  
 NIP: 701-056-43-40, REGON: 364121434  
 tel. 22 391 93 32

**UZGODNIONO**

Zgodnie z pismem nr: *CA1-Foal-55-01-309/2022*  
 z dnia: *26.05.2022*

SPECJALISTA  
 Robert *Przecki*

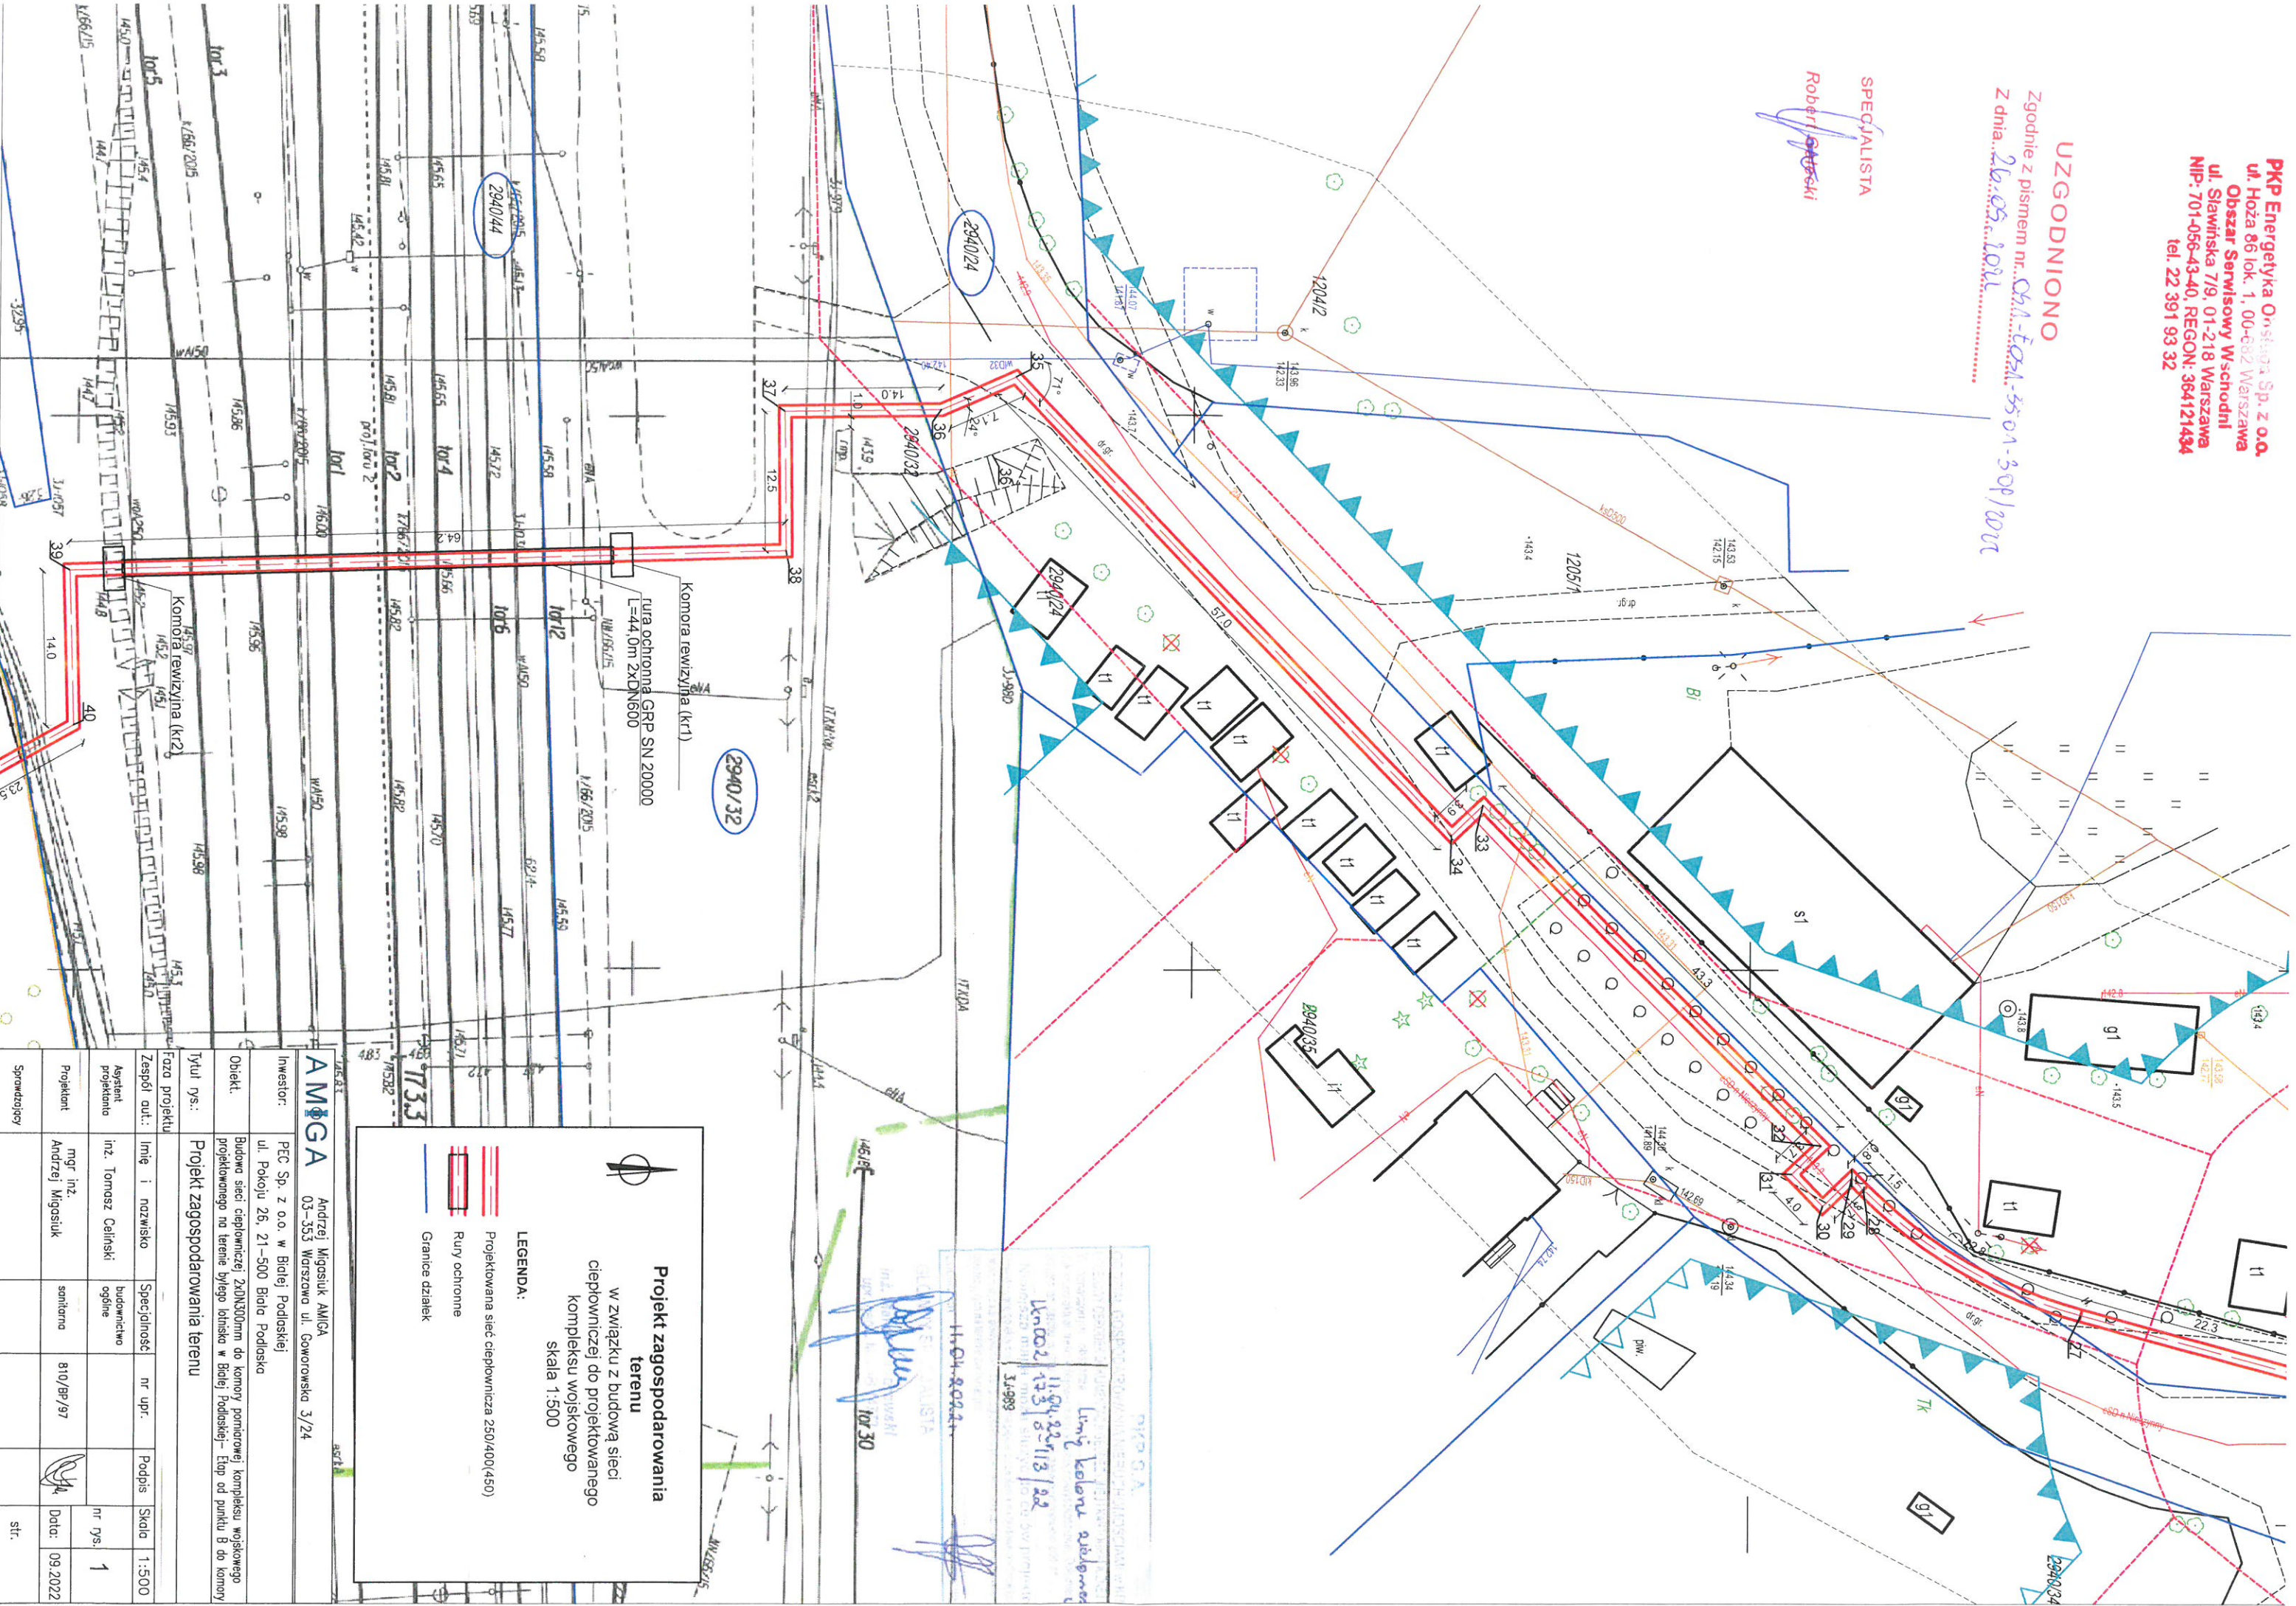

**Projekt zagospodarowania terenu**  
 w związku z budową sieci ciepłowniczej do projektowanego kompleksu wojskowego  
 skala 1:500

**LEGENDA:**  
 Projektowana sieć ciepłownicza 250/400/450  
 Rury ochronne  
 Granice działek

<b>AMIGA</b> Andrzej Migasjuk AMIGA 03-353 Warszawa ul. Goworowska 3/24					
Investor:	PEC Sp. z o.o. w Białej Podlaskiej ul. Pokoju 26, 21-500 Biała Podlaska				
Objekt:	Budowa sieci ciepłowniczej 2x10x300mm do komory pomiarowej kompleksu wojskowego projektowanego na terenie byłego lotniska w Białej Podlaskiej - Etap od punktu B do komory				
Tytuł rys.:	Projekt zagospodarowania terenu				
Zespół aut.:	Imię i nazwisko				
Asystent projektanta	Imię i nazwisko	Specjalność	nr upr.	Podpis	Skala
	inż. Tomasz Celinski	budownictwo ogólne			1:500
Projektant	mgr inż. Andrzej Migasjuk	sanitarna	810/BP/97		
Sprawdzający					
Data: 09.2022					nr rys. 1
					str.

11.01.2022  
 Linij kolonu szkieletowych  
 Lm002 11.04.2021/11.3/22  
 31.09.93