
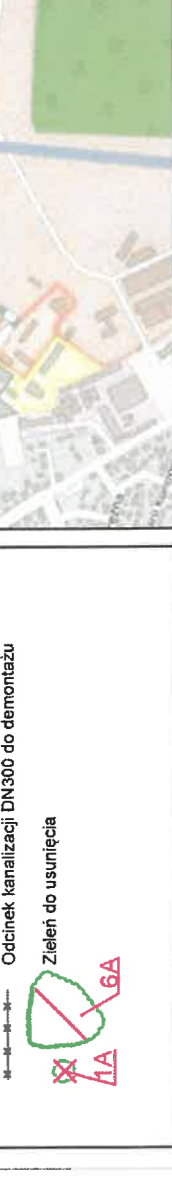
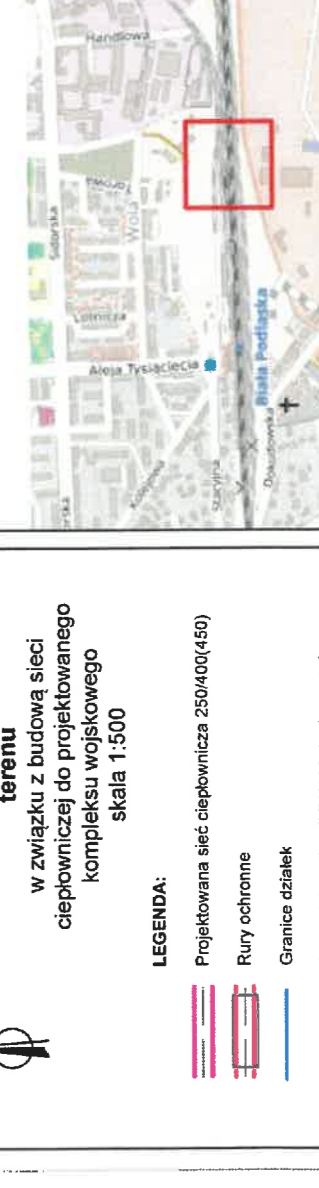
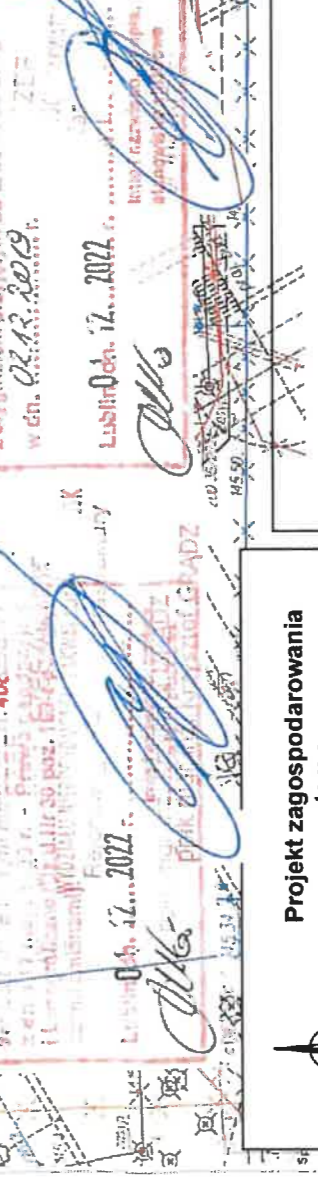
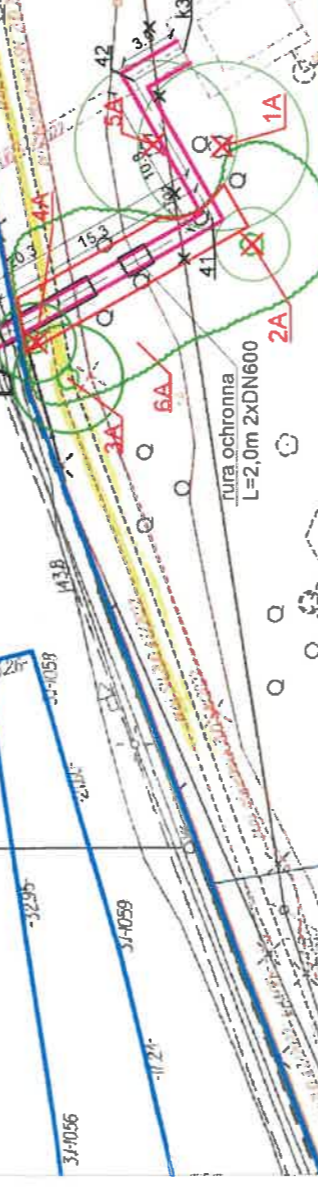


MAPA DO CELÓW PROJEKTOWYCH
skala 1:500

Linia: 002 Warszawa Centralna - Terespol
km: 173.185-173.320
Stacja: Biata Podlaska
DER: KNKr2h.6321.1.2022
Dotyczy fragmentu działki ewidencyjnej: 2940/32; 2940/44; 2940/33
Województwo: lubelskie Miasto: Biata Podlaska Obręb: 0003 Biata Podla
Układ adresowania płasko: 2000 strefa 8 Układ adresowania wysokościowy: Krons
Niniejszą mapę wykonano na podstawie zaktualizowanej.
w obszarze oznaczonym linią koloru zielonego mapy sytuacyjno wysokościowej w s
sekcja: 8.169.13.23.2.4
Mapa aktualna na dzień 02.02.2022r. Służy do celów projektowych

Wykonat:
Kazimierz Sorycho
MIEJSCOWYNI ROBOTY
GEOINŻYNIERIA

Biata Podlaska dnia 02.02.2022r.

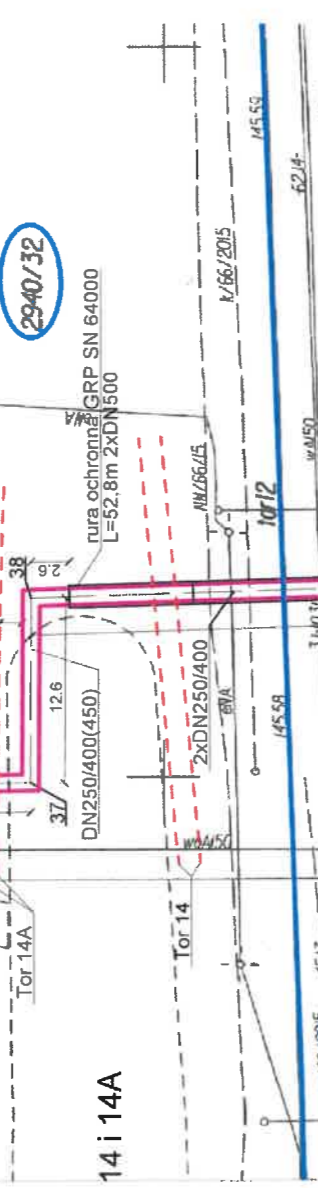

PKP POLSKIE LINIE KOLEJOWE S.A.
Zakład Linii Kolejowych
w Siedlcu
08-110 Siedlce, ul. Zbrojna 39
UZGADNIENIA
NA WARUNKACH PODANYCH W PIŚMIE:
Nr 1321/N.216.1.158.2022.12
Siedlce, dn 08.11.2023r.

REJONOWY ZARZĄD INFRASTRUKTURY I URBILII
Górdolat, Dobre Miasto
Podwładza zgodność niniejszego projektu z ogólnymi zasadami planowania przestrzennego w dn. 02.12.2019

Lublin, dn. 12.12.2022 r.
Lublin, dn. 12.12.2022 r.

ZASTĘPCA DYREKTORA
Marek Wierzbicki
Przejazdy i rozstrzygnięcia: 30.54/2022



Projekt zagospodarowania terenu
w związku z budową sieci ciepłowniczej do projektowanego kompleksu wojskowego
skala 1:500

LEGENDA:

- Projektowana sieć ciepłownicza 250/400(450)
- Rury ochronne
- Granice działek
- Odcinek kanalizacji DN300 do demontażu
- Zielen do usunięcia

| | |
|---|---|
| AMIGA Andrzej Migosiuk AMIGA 03-353 Warszawa ul. Czerwarska 3/24 | |
| Investor: | PEC Sp. z o.o. w Białej Podlaskiej ul. Pokoju 26, 21-500 Biata Podlaska |
| Obiekt: | Budowa osiedlowej sieci ciepłowniczej 2xDN250mm na odcinku od granicy działki ew. nr 2940/32 obręb 0003 do komory na ul. Zbrojna ew. nr 2005/162 obręb 0004 w Białej Podlaskiej |
| Tytuł rys.: | Projekt zagospodarowania terenu |
| Faza projektu | Projekt zagospodarowania terenu |
| Zespół aut.: | Linie i nazwisko |
| Asygnat projektanta | inż. Tomasz Celinski |
| Projektant | mgr inż. Andrzej Migosiuk |
| Sprawozdający | mgr inż. Anna Glowacka |
| Specjalność | nr upr. |
| Podpis | Podpis |
| Skala | Skala 1:500 |
| nr rys. | nr rys. 1 |
| Data: | Data: 07.2023 |
| | str. |